


DETAL "A"

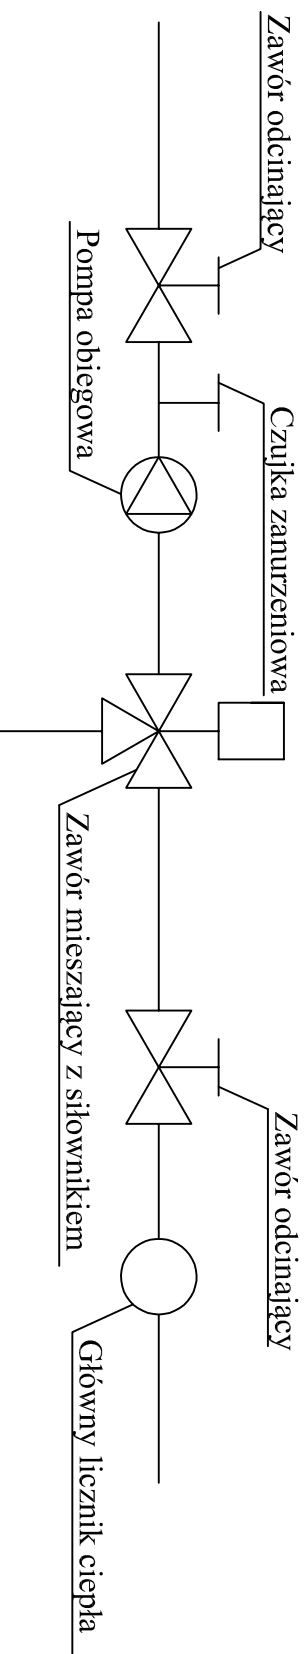

FIRMA USŁUGOWO HANDLOWA "SANITTECH"		Paweł Zakowicz	
ul. Słowackiego 4, 12-230 Biła Piska		ul. Grota Roweckiego 2/13 19-300 Elk	
OBIEKT	Wewnętrzna instalacja centralnego ogrzewania		
ADRES	ul. Słowackiego 4, 12-230 Biła Piska		
TYTUŁ	RZUT PIWNICY - INSTALACJA C.O.		
AUTOR	IMIĘ I NAZWISKO	NR UPR.	PODPIS
INST. SANIT.	tech. Andrzej Mogiński	SUW69/90	
SKALA: 1:50		DATA: 09.2016	
NR RYS.: S1			