


RZUT PARTERU - INSTALACJA C.O.
SKALA 1:100

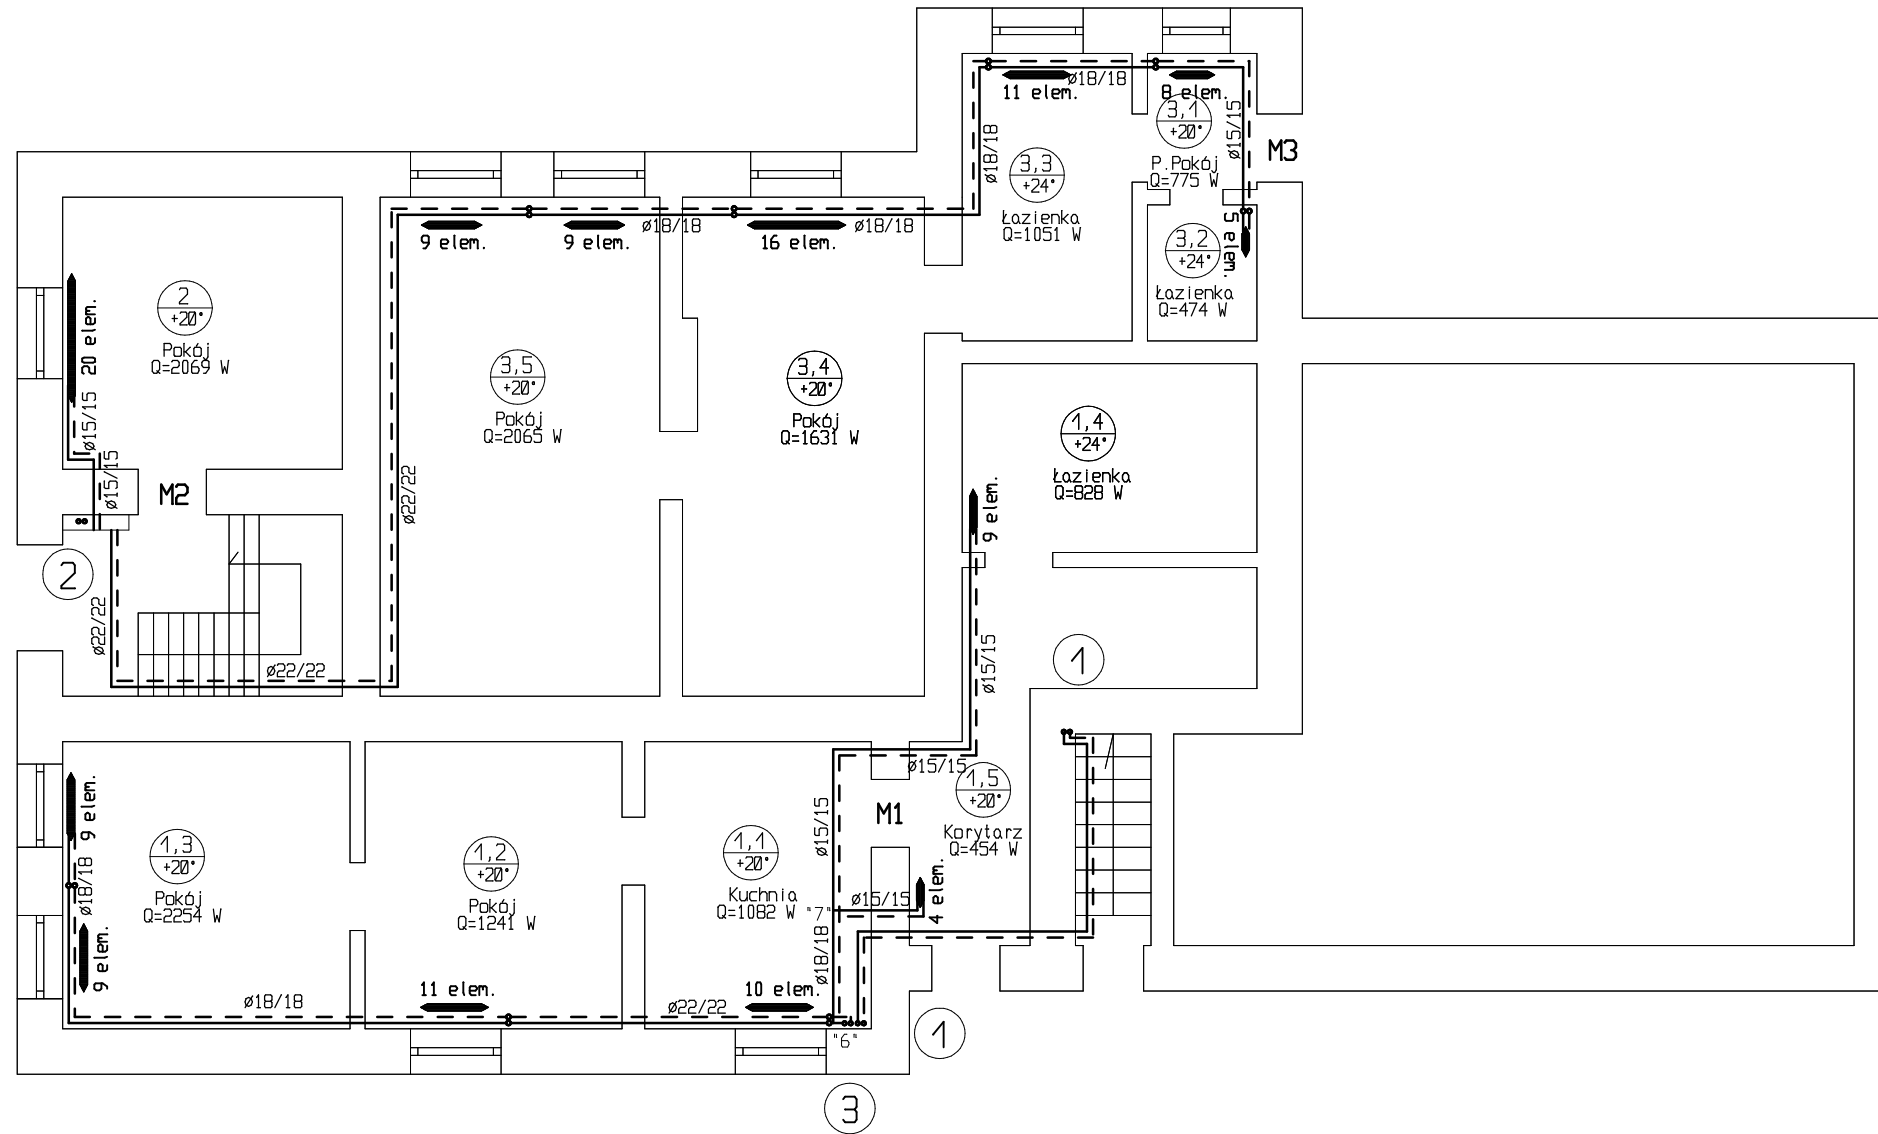

P&P INSTAL Pawel Zytyniec			
OBIEKT: Budynek mieszkalny wielorodzinny - przebudowa instalacji c.o.		ADRES: Biała Piska ul. Mickiewicza 21	
DATA: Marzec 2014 R.		NR RYSUNKU : 2	
	IMIĘ I NAZWISKO:	NR. UPR.:	PODPIS
PROJEKTANT:	INŻ. PAWEŁ ZYTYNIEC	WAM/0073/PD0S/09	
SPRAWDZIŁ:			