


RZUT PARTERU - INSTALACJA C.O.

SKALA 1:100

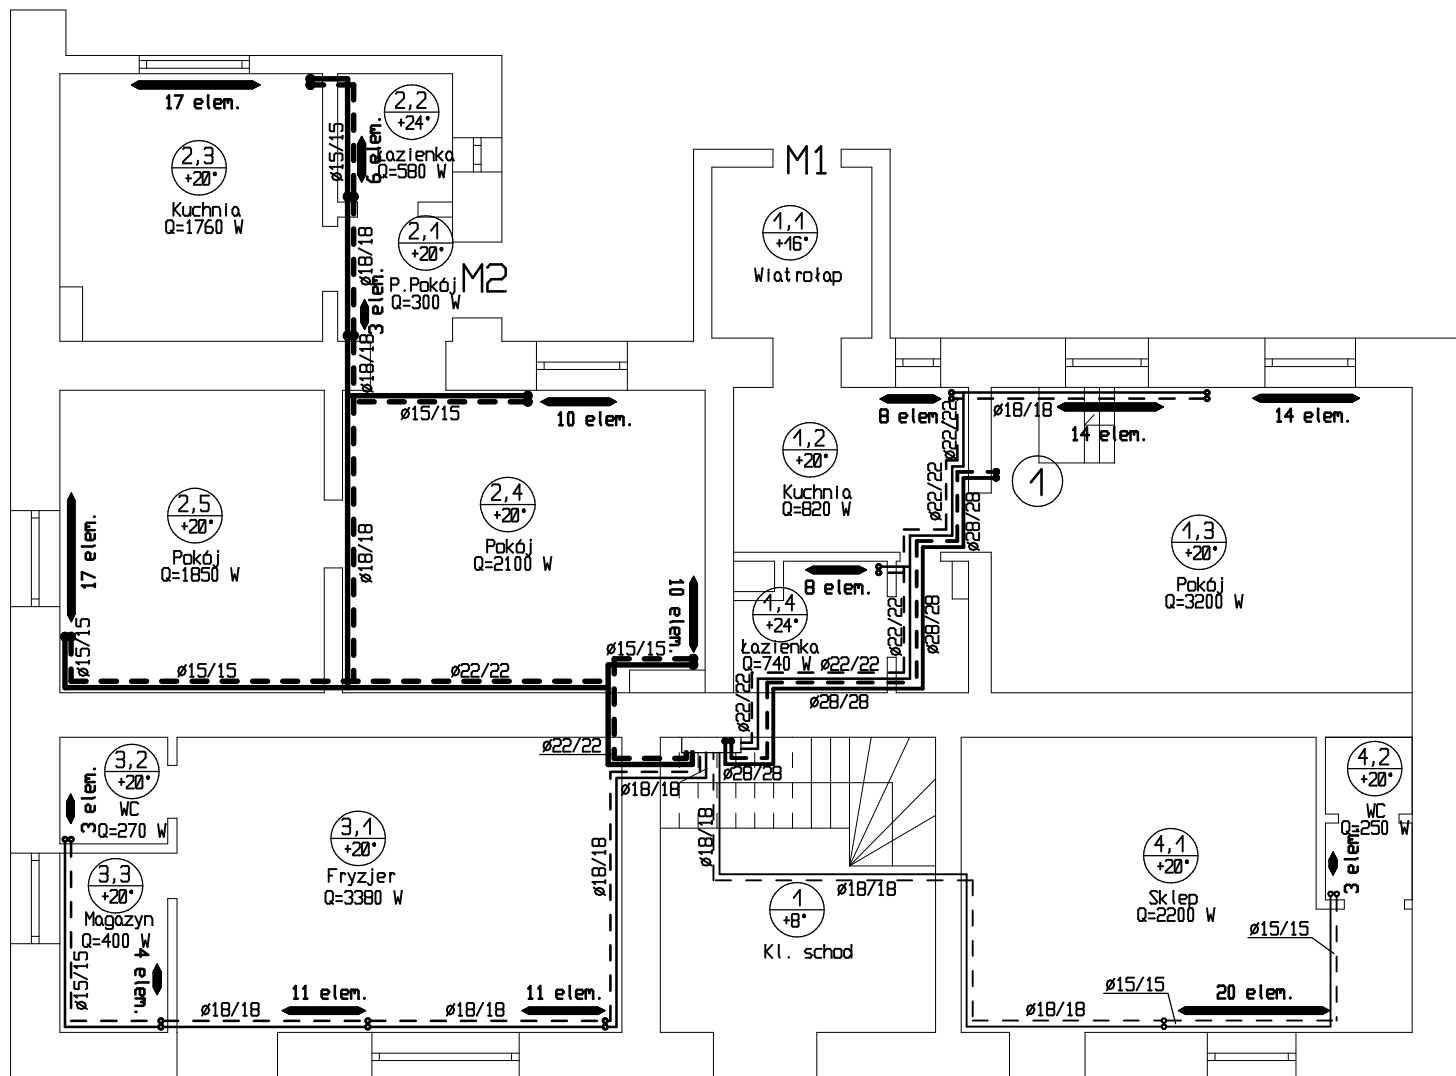

| P&P INSTAL Paweł Zytyniec | | | |
|---|---------------------|--------------------------------------|--------|
| OBIEKT: Budynek mieszkalny wielorodzinny - przebudowa instalacji c.o. | | ADRES: Biata Piska ul. Mickiewicza 5 | |
| DATA: Styczeń 2018 R. | | NR RYSUNKU : 2 | |
| | IMIĘ I NAZWISKO: | NR. UPR.: | PODPIS |
| PROJEKTANT: | INZ. PAWEŁ ZYTYNIEC | WAM/0073/PODS/09 | |
| SPRAWDZIŁ: | | | |