


RZUT PIWNIC - INSTALACJA C.O.
 SKALA 1:100

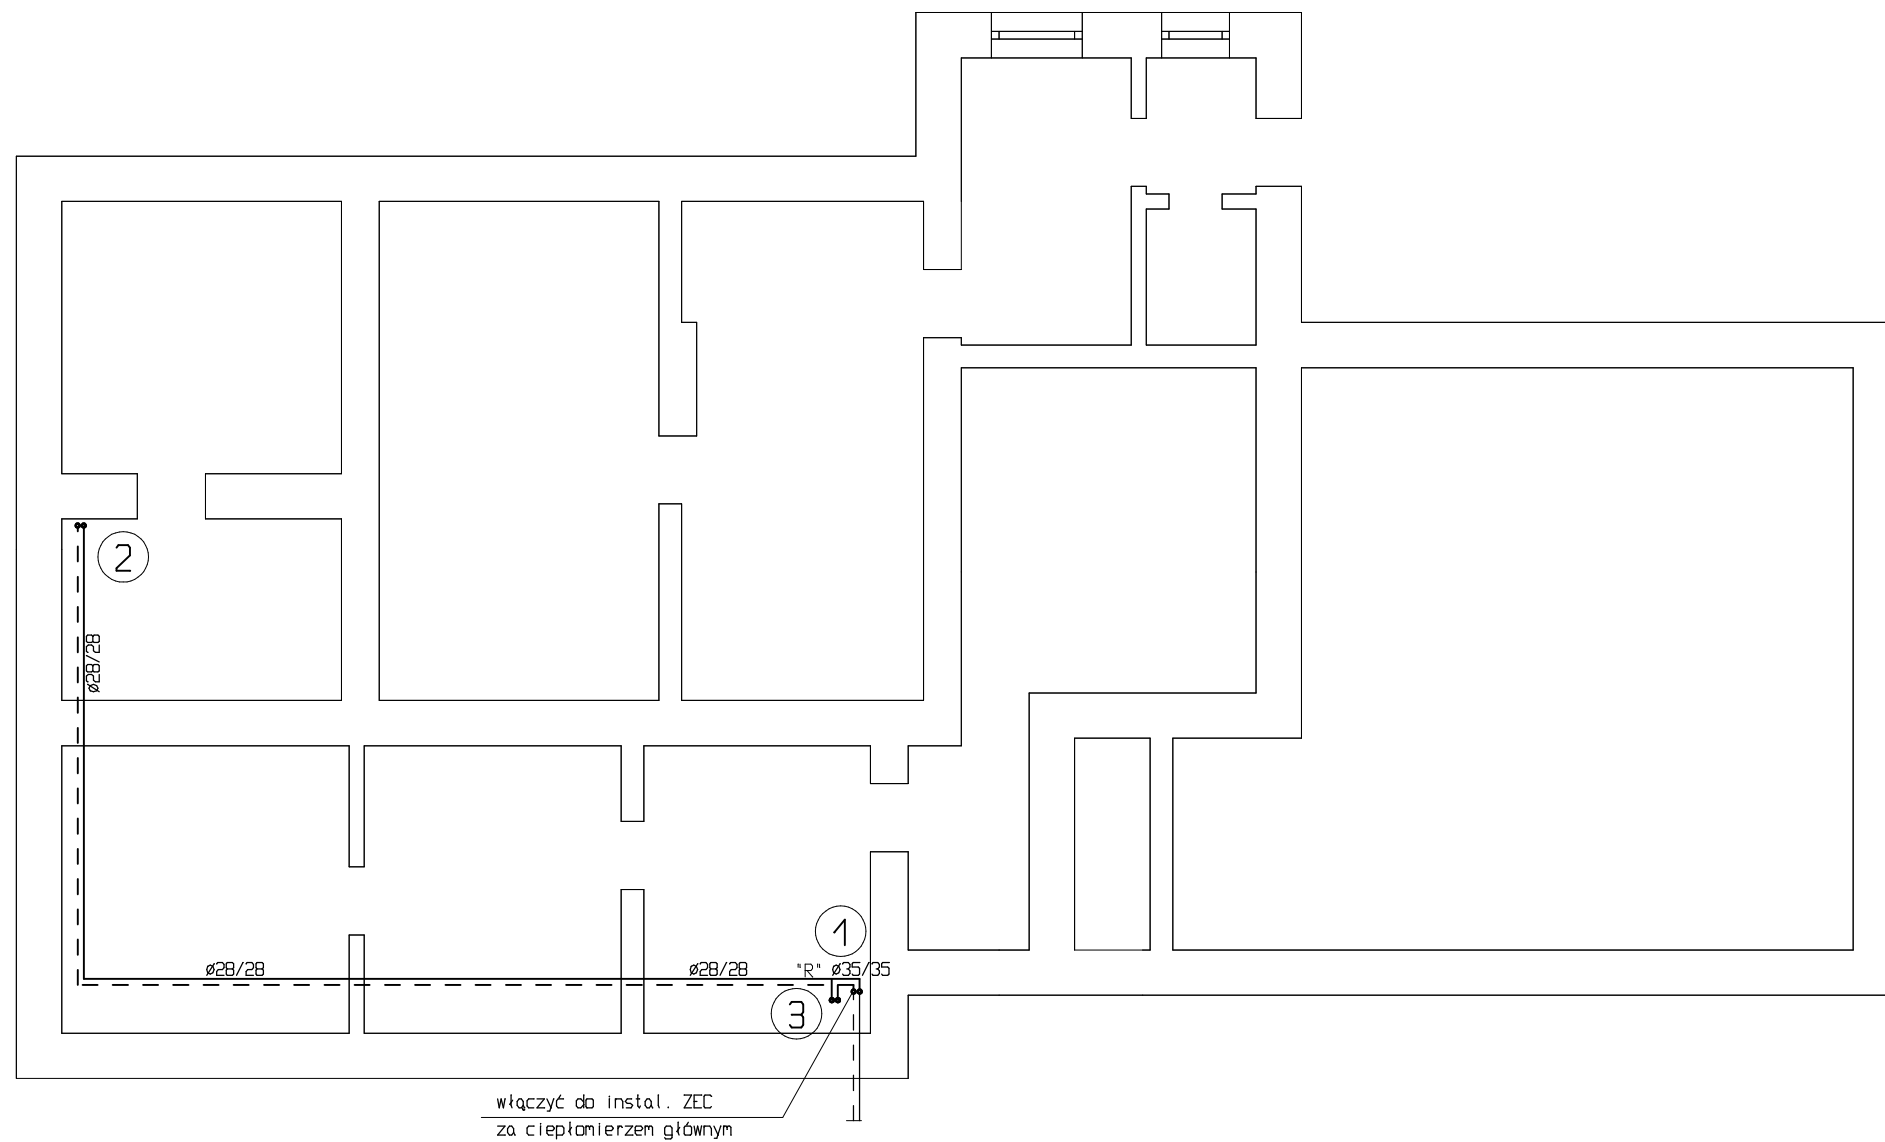

P&P INSTAL Paweł Zytyniec			
OBIEKT: Budynek mieszkalny wielorodzinny - przebudowa instalacji c.o.		ADRES: Błota Piska ul. Mickiewicza 21	
DATA: Marzec 2014 R.		NR RYSUNKU : 1	
	IMIĘ I NAZWISKO:	NR. UPR.:	PODPIS
PROJEKTANT:	INŻ. PAWEŁ ZYTYNIEC	WAM/0073/P00S/09	
SPRAWDZIŁ:			