


RZUT PIWNIC - INSTALACJA C.O.
SKALA 1:100

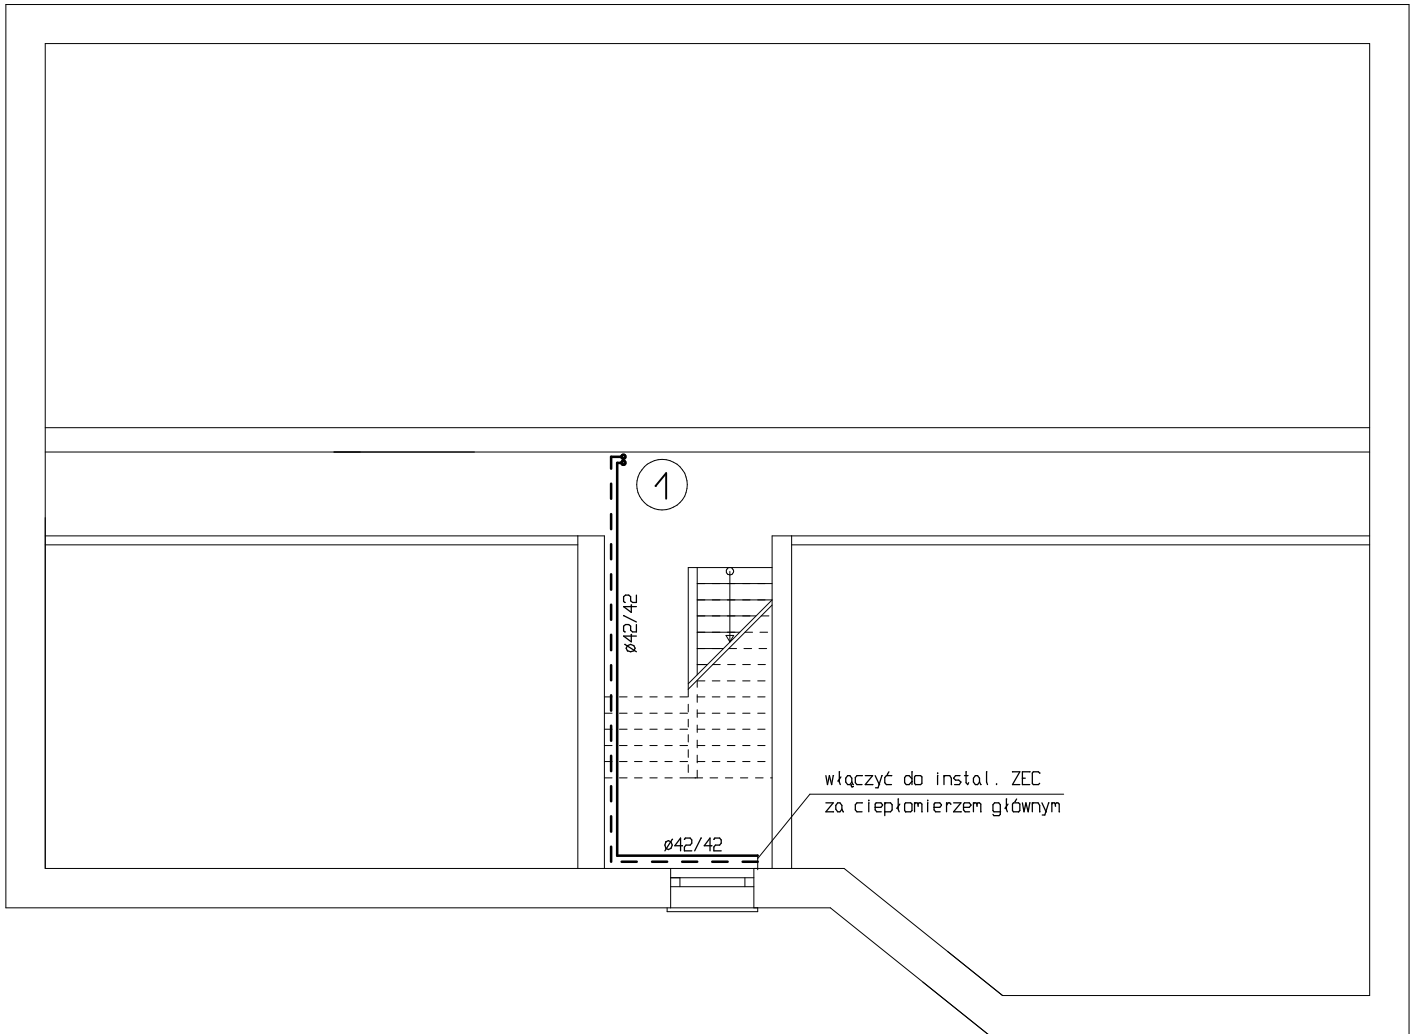

P&P INSTAL Paweł Żytyniec			
OBIEKT: Budynek mieszkalny wielorodzinny - przebudowa instalacji c.o.		ADRES: Biała Piska ul. Sienkiewicza 6	
DATA: Sierpień 2014 R.		NR RYSUNKU : 1	
	IMIĘ I NAZWISKO:	NR. UPR. :	PODPIS
PROJEKTANT:	INŻ. PAWEŁ ŻYTYNIEC	WAM/0073/P00S/09	
SPRAWDZIŁ:			