


RZUT PIWNIC - INSTALACJA C.O.
SKALA 1:100

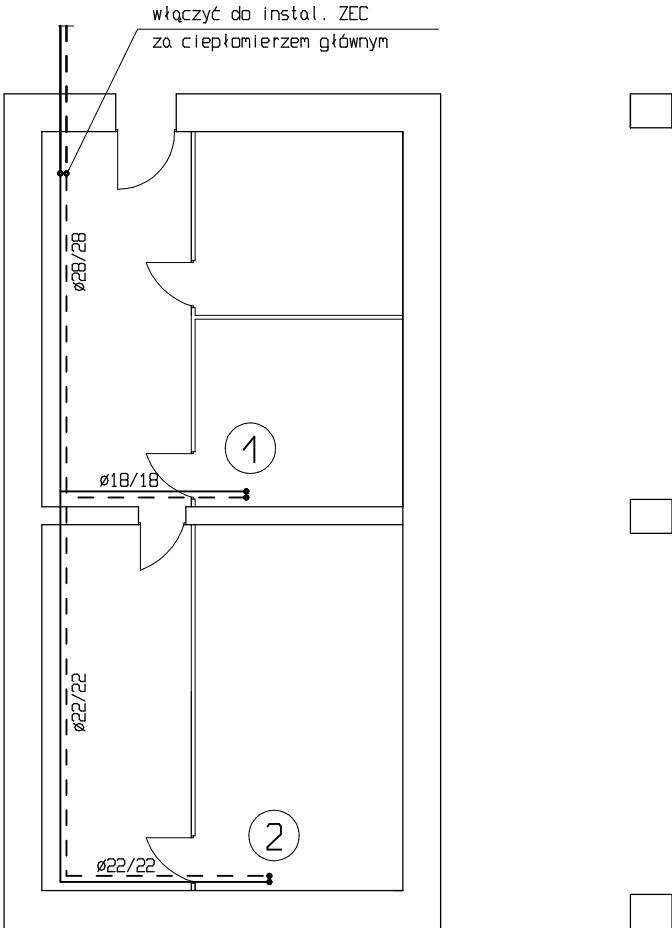

<p style="text-align: center;">FIRMA USŁUGOWO HANDLOWA "SANITECH" PAWEŁ ŻAKOWICZ ul. Grota Roweckiego 2/13 19-300 Elk</p>				
OBIEKT	Wewnętrzna instalacja centralnego ogrzewania			
ADRES	ul. Słowackiego 4, 12-230 Biała Piska			
TYTUŁ	RZUT PIWNIC - INSTALACJA C.O.			
AUTOR	IMIĘ I NAZWISKO	NR UPR.	PODPIS	SKALA: 1:50
INST. SANIT.	INŻ. PAWEŁ ŻYTYNIEC	WAM/0073/ POOS/09		DATA: 07.2017
				NR RYS.: S1