


RZUT PIWNIC - INSTALACJA C.O. SKALA 1:100

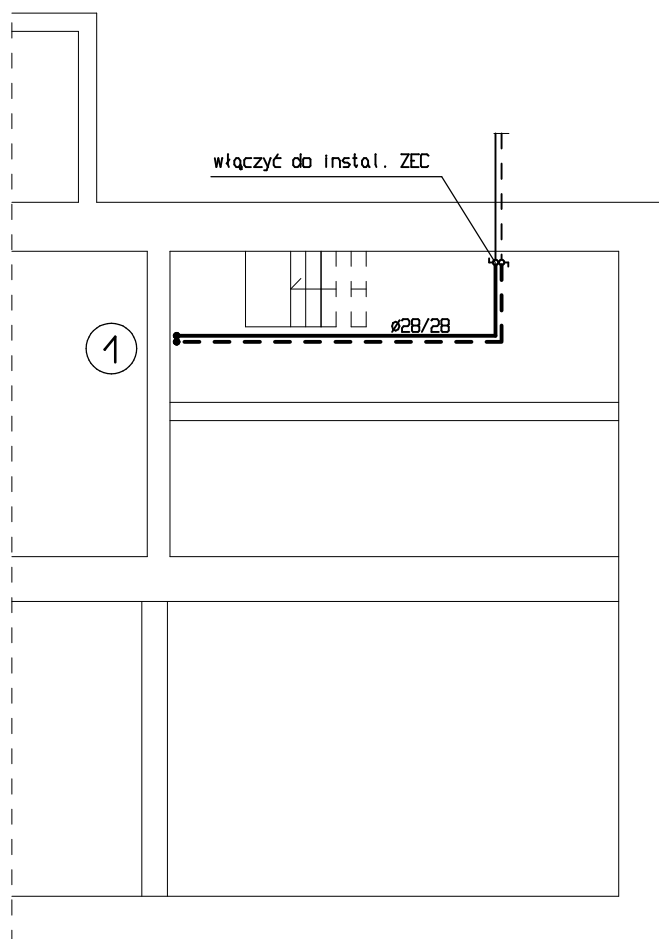

P&P INSTAL Paweł Zytyniec			
OBIEKT: Budynek mieszkalny wielorodzinny - przebudowa instalacji c.o.		ADRES: Błota Piska ul. Mickiewicza 5	
DATA: Styczeń 2018 R.		NR RYSUNKU : 1	
PROJEKTANT: INŻ. PAWEŁ ZYTYNIEC		NR. UPR. :	PODPIS
SPRAWDZIŁ :		WAM/0073/POOS/09	