


# RZUT PARTERU - INSTALACJA C.O. SKALA 1:100

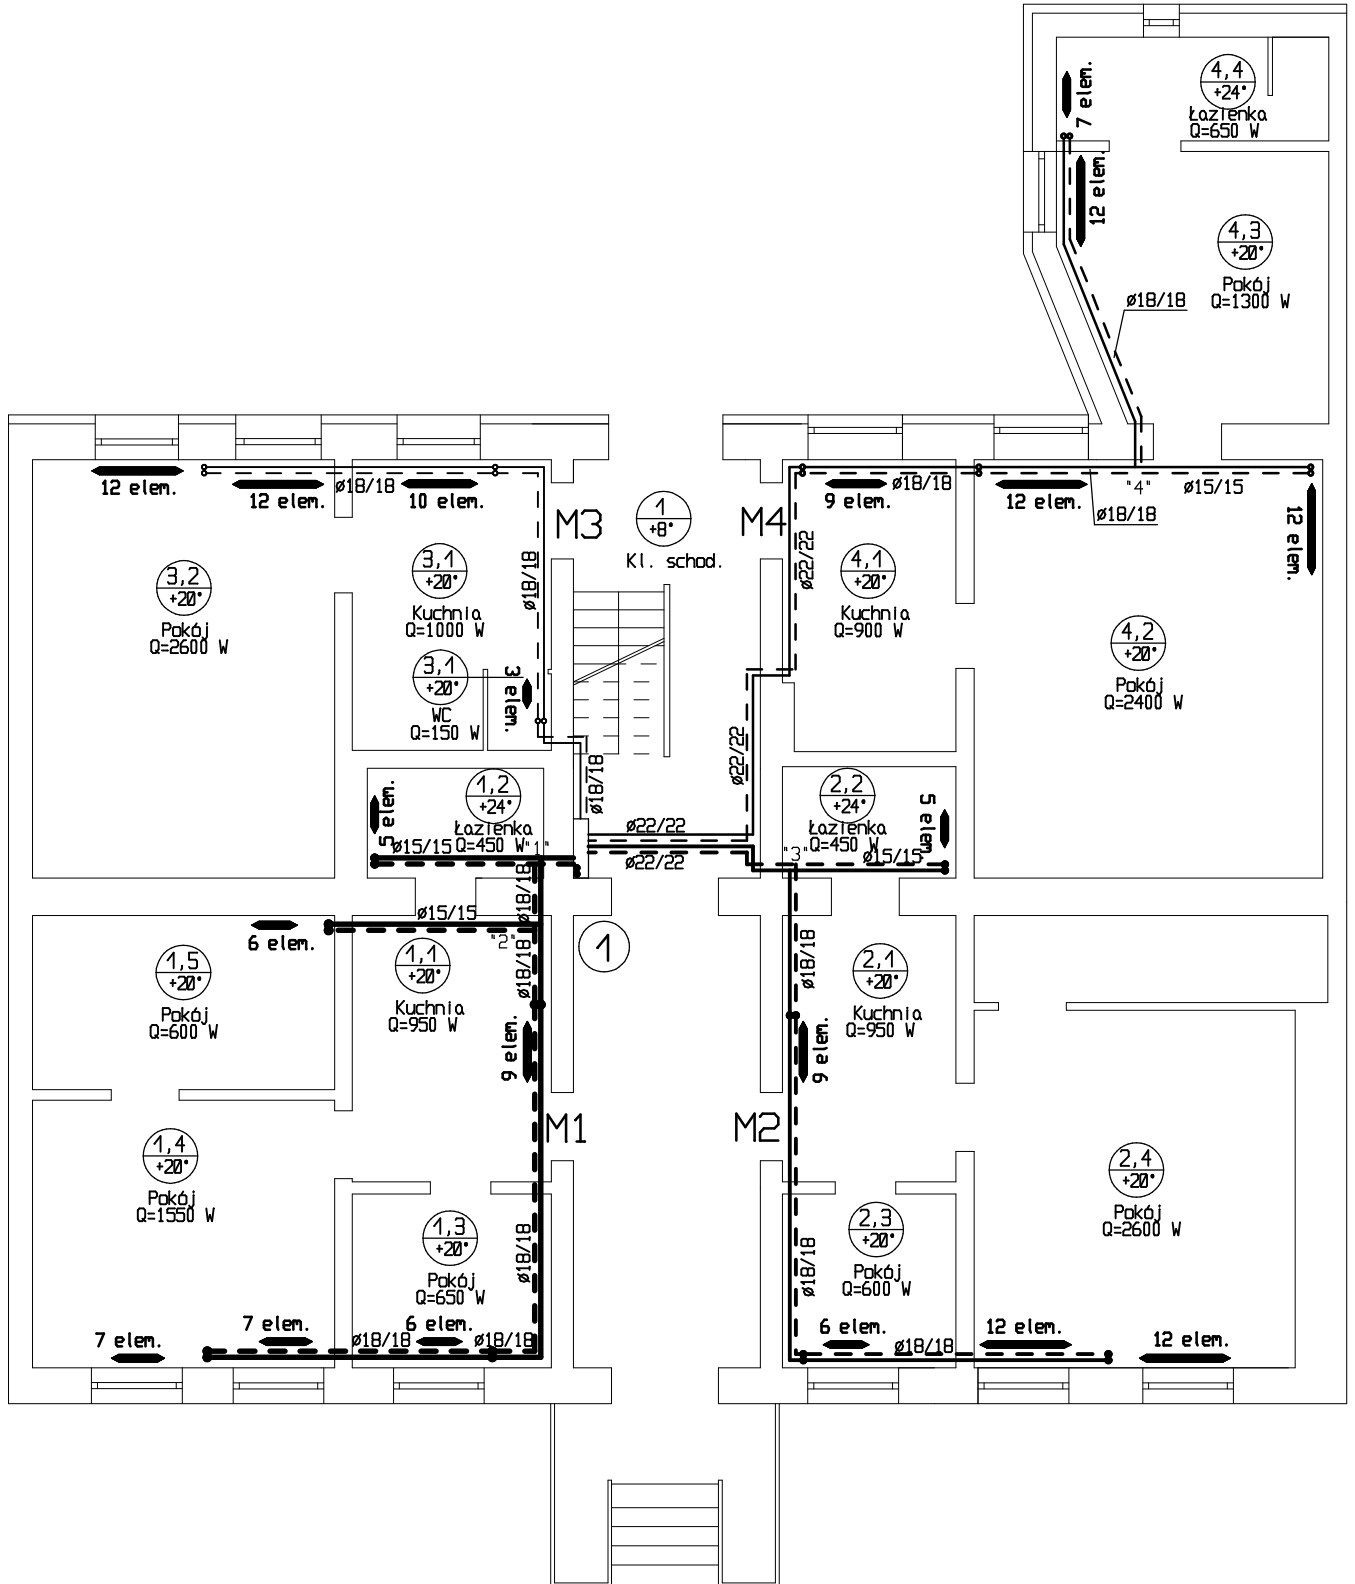

<b>P&amp;P INSTAL</b> Paweł Zytyniec			
OBIEKT: Budynek mieszkalny wielorodzinny - przebudowa instalacji c.o.		ADRES: Biała Piska ul. Moniuszki 4	
DATA: Maj 2018 R.		NR RYSUNKU : 2	
	IMIE I NAZWISKO:	NR. UPR.:	PODPIS
PROJEKTANT:	INŻ. PAWEŁ ZYTYNIEC	WAM/0073/PODS/09	
SPRAWDZIŁ:			