


# RZUT PIWNIC - INSTALACJA C.O.

## SKALA 1:100

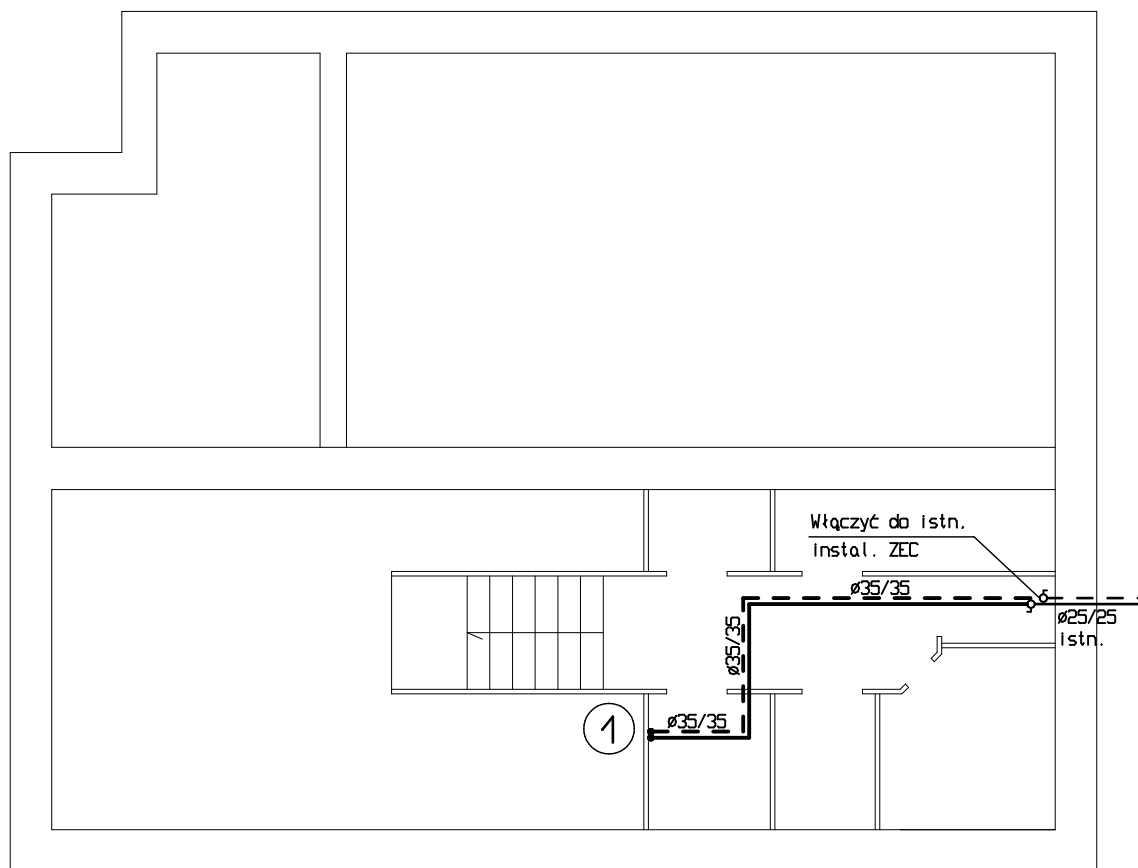

P & P I N S T A L			
Paweł Żytyniec			
OBIEKT: Budynek mieszkalny wieloradzienny - instalacja c.o.		ADRES: Biała Piska ul. Plac Adama Mickiewicza 7	
DATA: Styczeń 2018 R.		NR RYSUNKU : 1	
IMIE I NAZWISKO:		NR. UPR. :	PODPIS
PROJEKTANT:	INZ. PAWEŁ ŻYTYNIEC	WAM/0073/POOS/09	
SPRAWDZIŁ:			