


RZUT PIWNIC - INSTALACJA C.O. SKALA 1:100

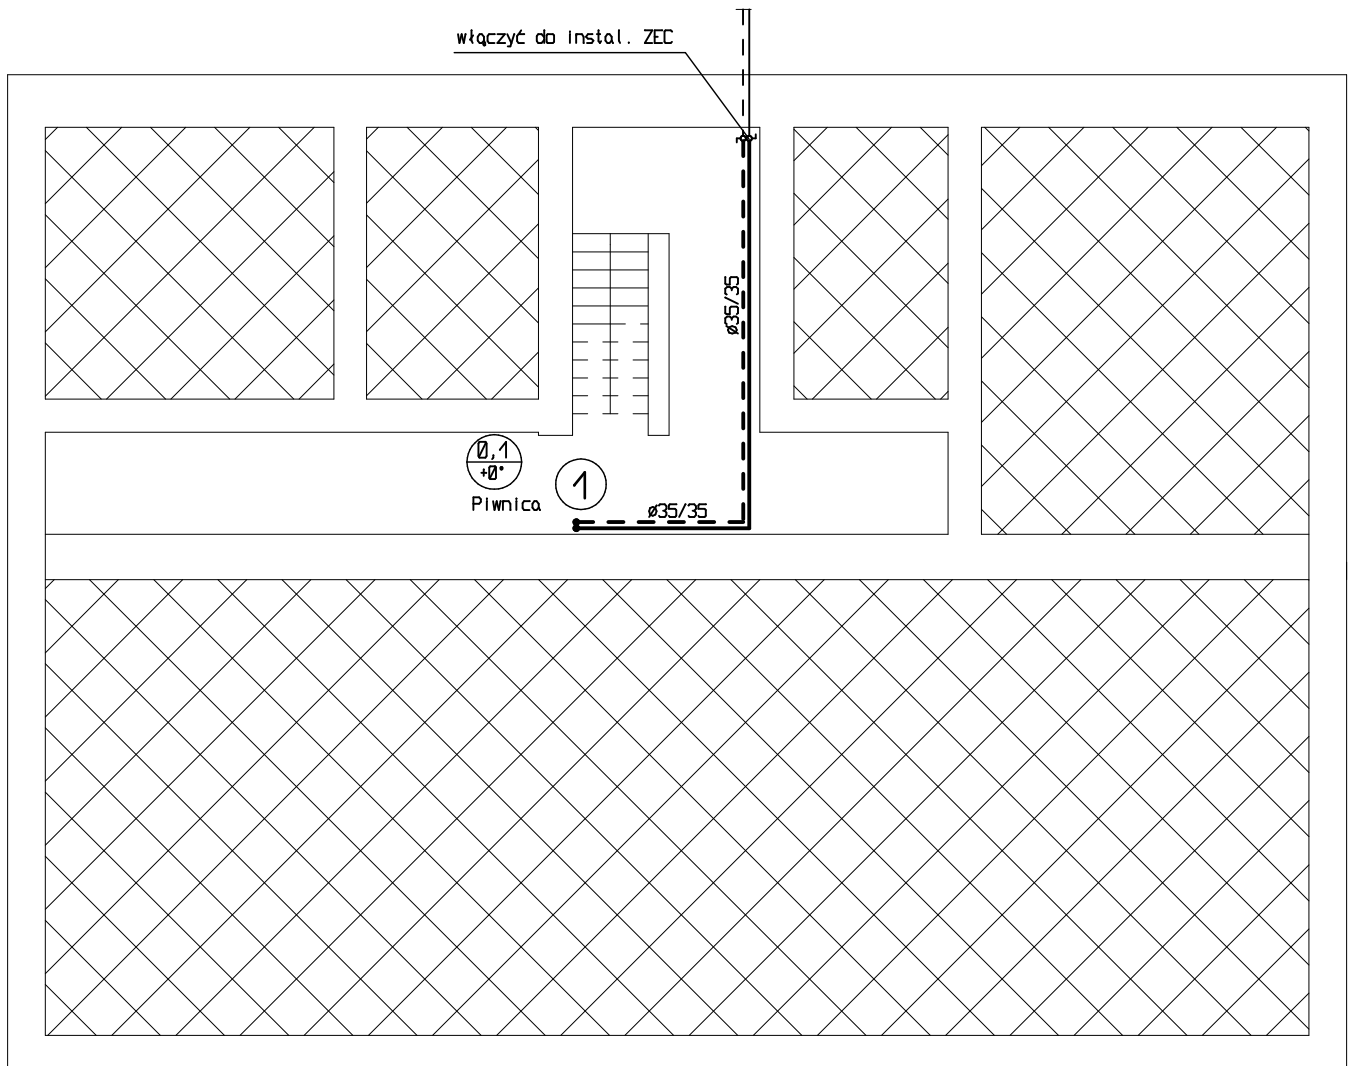

P & P I N S T A L			
Paweł Zytyniec			
OBIEKT: Budynek mieszkalny wielorodzinny - przebudowa instalacji c.o.		ADRES: Biała Piska ul. Maniuszki 4	
DATA: Maj 2018 R.		NR RYSUNKU : 1	
IMIE I NAZWISKO:		NR. UPR. :	PODPIS
PROJEKTANT:	INŻ. PAWEŁ ZYTYNIEC	WAM/0073/PODS/09	
SPRAWDZIŁ:			